


屋根伏図 1:100

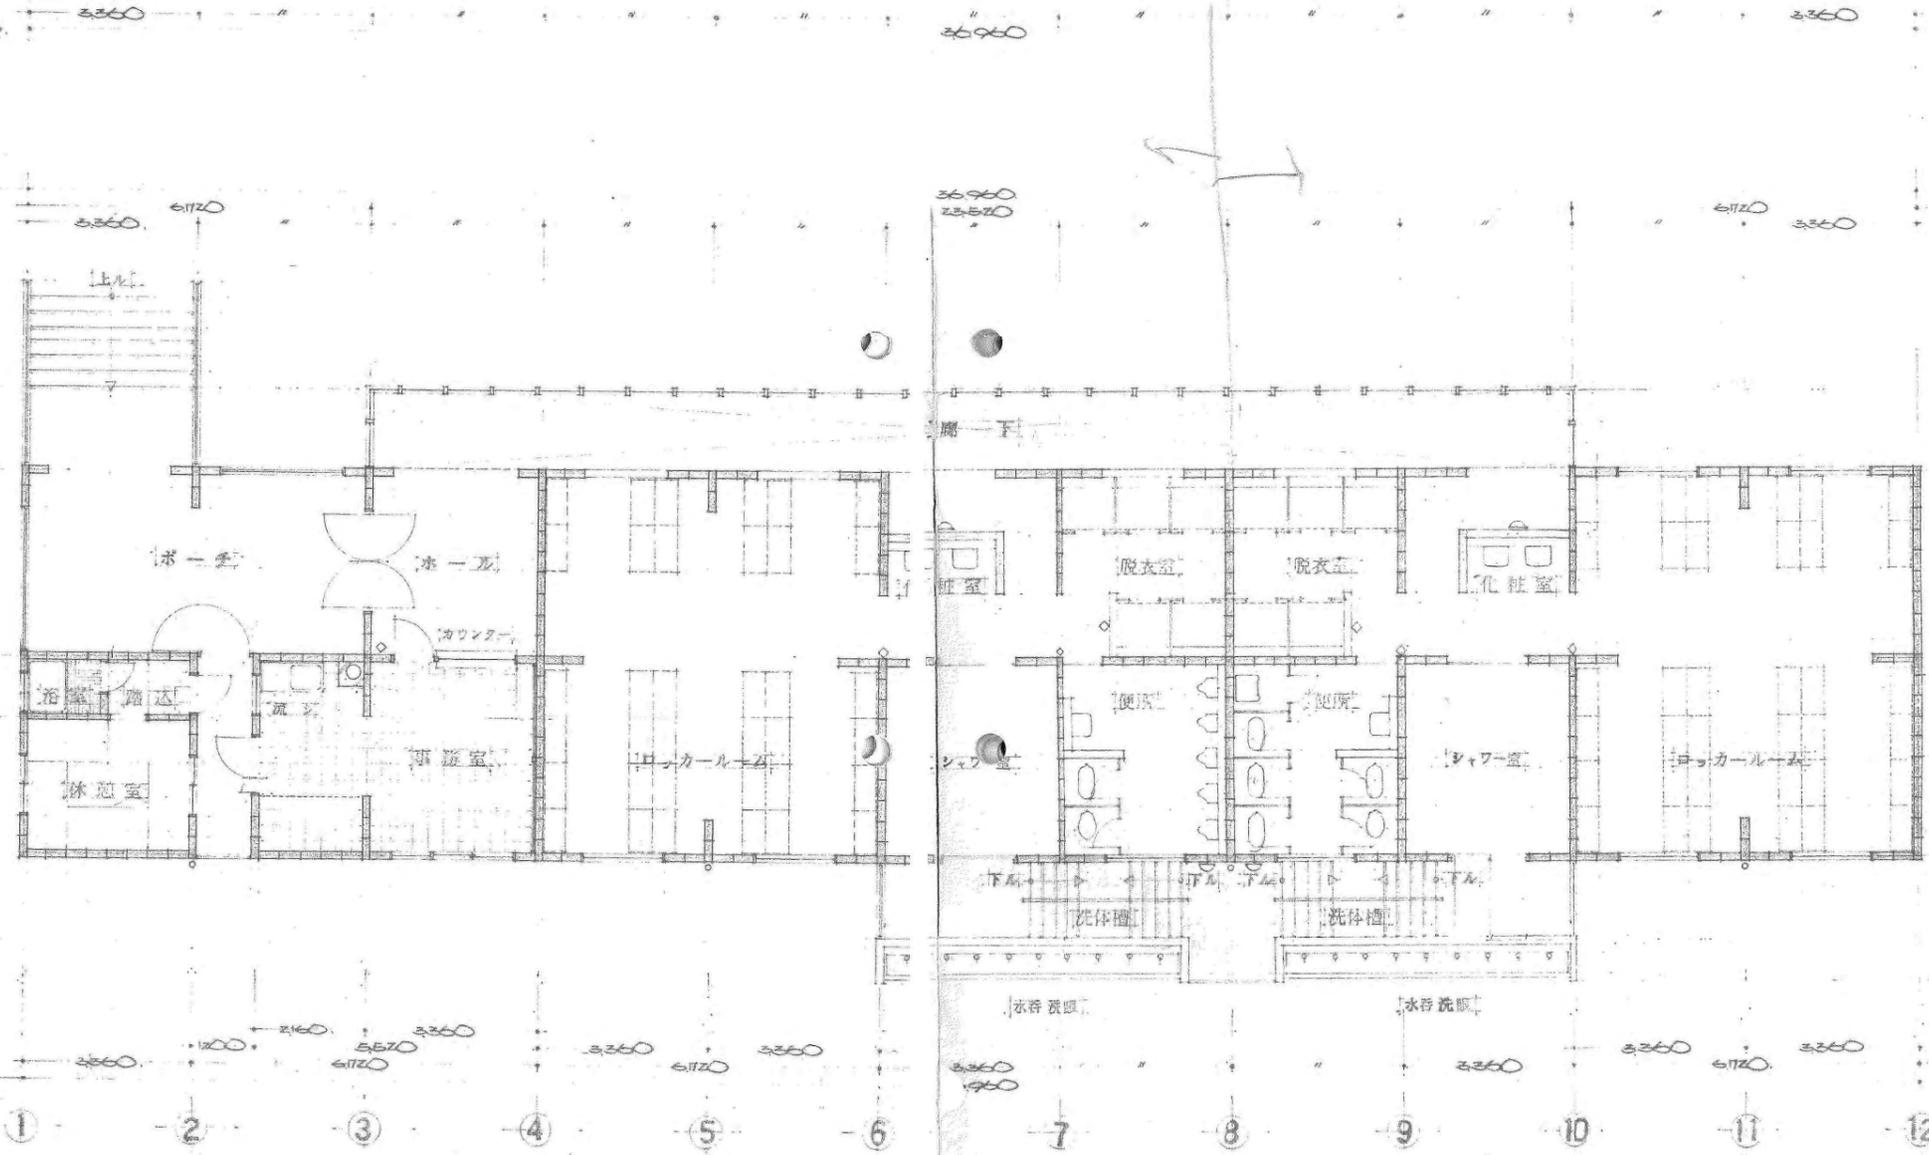

平面図 1:100
283.81m²(85.85坪)

工事名称 常総運動公園プール新設工事	図面 管理棟 平面図 屋根伏図	縮尺	製作年月日	備考 ◇ 窓 多 礼 クラゲ △ シボマーク クラゲ	校閲	担当	製図	No. 106
		1:100	訂正年月日					